


SO 104a - PŮDORYS 1. NP

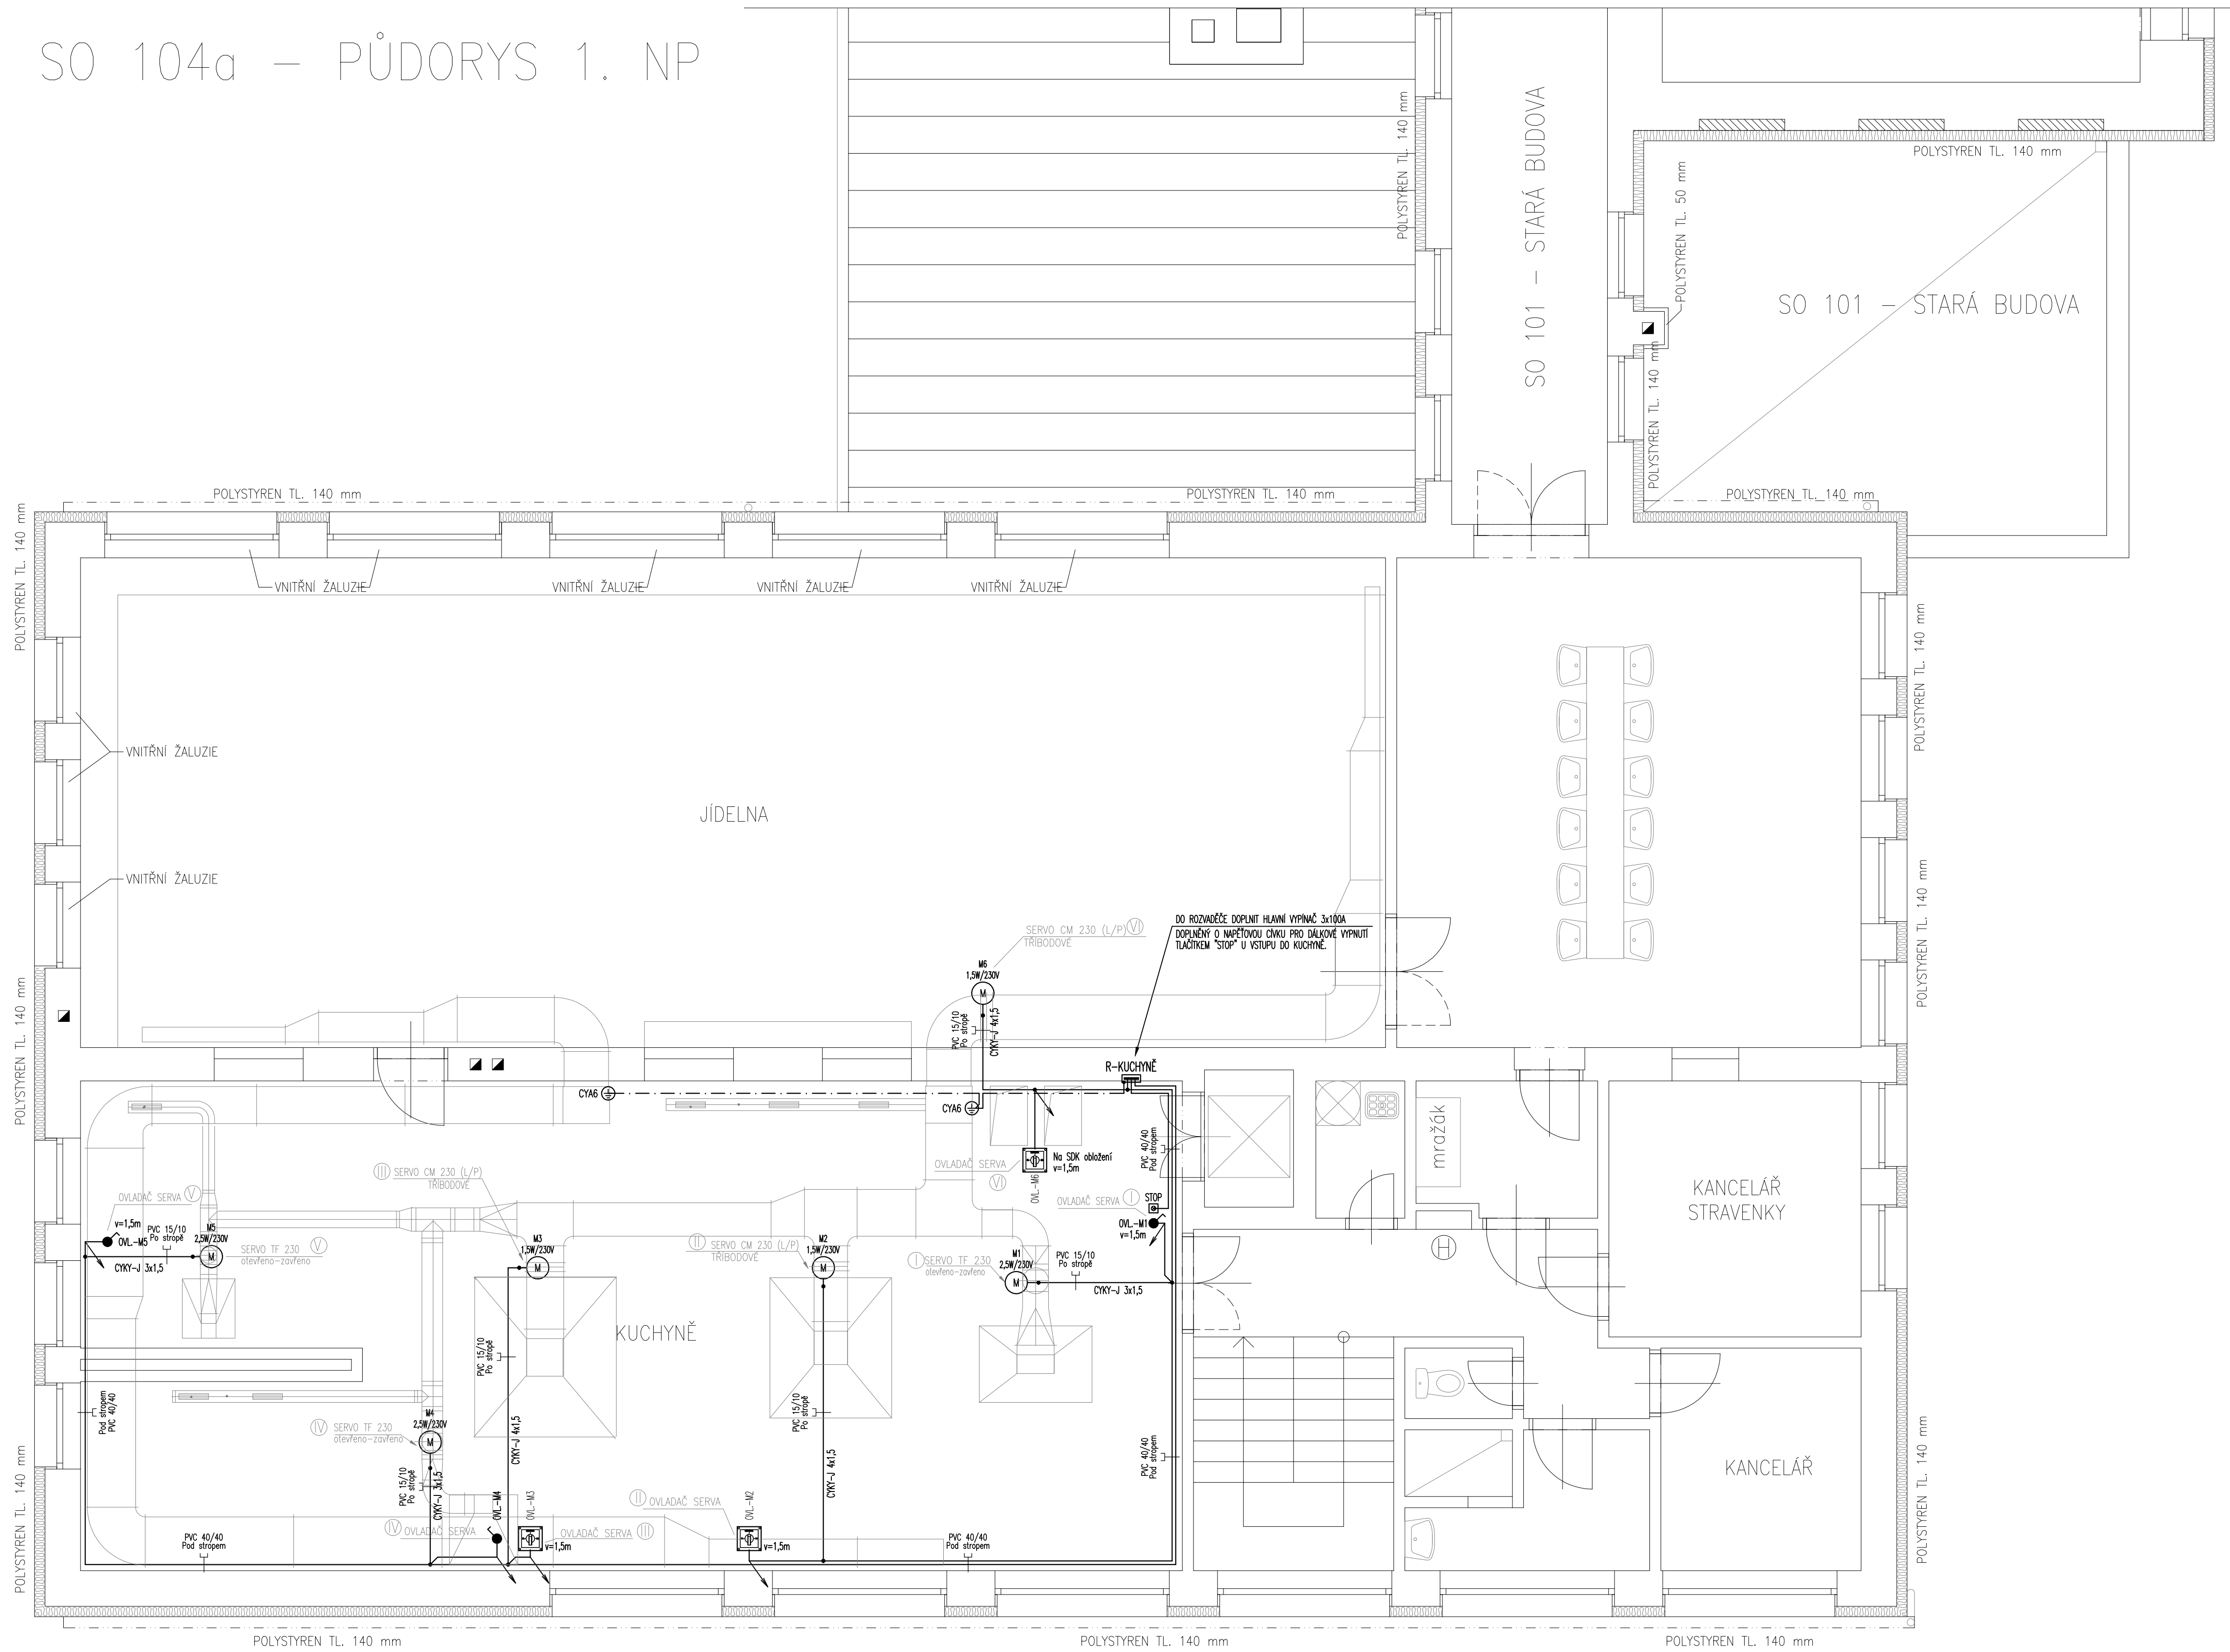


LEGENDA MATERIÁLŮ

- STÁVAJÍCÍ OBVODOVÉ ŽIVY Z OHEB CD ZATEPLENÉ KONTAKTNÍM ZATEPLOVACÍM SYSTÉMEM TL. 140 mm (POLYSTYREN 80-60 mm)
- STAVBAJÍCÍ OBVODOVÉ ŽIVY Z OHEB CD ZATEPLENÉ KONTAKTNÍM ZATEPLOVACÍM SYSTÉMEM TL. 140 mm (POLYSTYREN 80-60 mm)
- SOUČINELEK PROSTUPU TEPLA CELÉ KONSTRUKCE 0,22 W/m²K
- ZATEPLENÍ STROPU POLYSTYREMEM TL. 100 mm
- SOUČINELEK PROSTUPU TEPLA CELÉ KONSTRUKCE 0,31 W/m²K

POZNÁMKA:

OSTĚNÍ, PARAPET A NADPRAŽÍ OKEN BUDE ZATEPLENO KONTAKTNÍM ZATEPLOVACÍM SYSTÉMEM - POLYSTYREMEM TL. 30 mm KERAMICKÝ OBKLAD SOKLU 1.NP BUDE OŠEKÁN, PŮVRCH ZAPRAVEN MALTOU. NA TAKTO PŘIPRAVENÝ PŮVRCH BUDE PŘEVEDEN KONTAKTNÍ ZATEPLOVACÍ SYSTÉM.

DOPLNĚNÍ ROZVADĚČE R-KUCHYŇE:

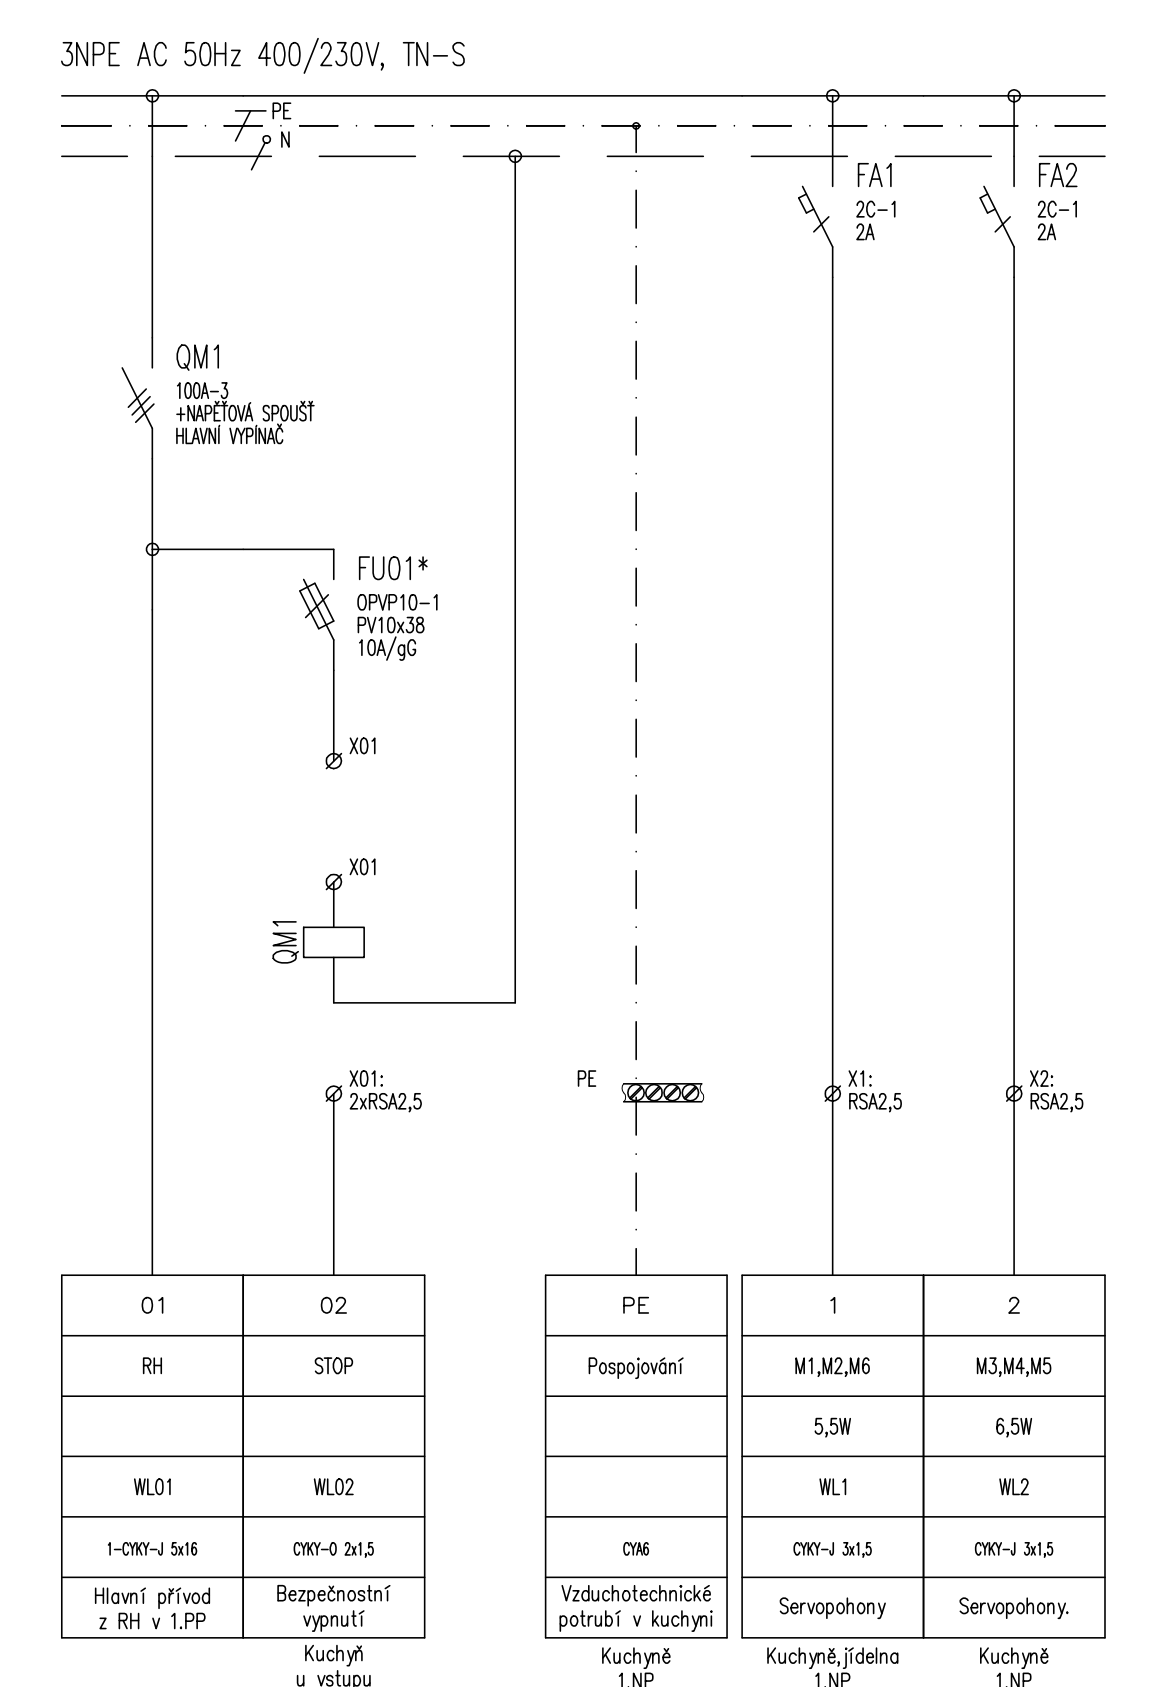

* OZNAČIT ŠTÍTKEM "POD NAPĚTÍM PŘI VYPNUTĚM HL.VYPÍNAČA"

ROZVODNÁ SOUSTAVA : 3 NPE, AC 50Hz, 400/230V/ TN-S

OCHRANNÁ OPATŘENÍ NA STRANĚ NN DLE ČSN 33-2000-4-41 ed.2


ZÁKLADNÍ OCHRANA: OCHRANA IZOLACÍ ŽIVÝCH ČÁSTÍ
OCHRANA ZABRANAMI NEBO KRYTÝ ŽIVÝCH ČÁSTÍ
OCHRANA PŘED ÚRAZEM ELEKTROCKÝM PROUDEM PŘI PORUŠĚ: V SOUSTAVĚ NN JE ZÁKLADNÍ OCHRANA ŘEŠENA AUTOMATICKÝM DOPOJENÍM OD ZDROJE

DOPLŇKOVÁ OCHRANA: UZEJENÝM OCHRANNÝM POSPOJOVÁNÍM A PROUDOVÝMI CHRÁŇICÍ

POZNÁMKY ELEKTRO:

- Trasu kabelů bude vedena v PVC žlábu pod stropem kuchyně.
- Odbočky k ovladačům budou vedeny do v=1,5m.
- Přesné umístění ovladačů koordinovat s dodavatelem VZT a obsluhou.
- Přívodní kabel k servopohonu bude ukončen v krabici se svorkovnicí max. 1m od pohonu.
- Všechna potrubí VZT budou pospojována vodičem ČY46 ke svorkovnici PE v rozvaděči.
- Do rozvaděče bude doplněn hlavní vypínač s možností dálkového vypnutí.
- Tlačítko "STOP" bude umístěno u vstupu do kuchyně.
- Po ukončení instalaci bude provedena výchozí revize.

schema:

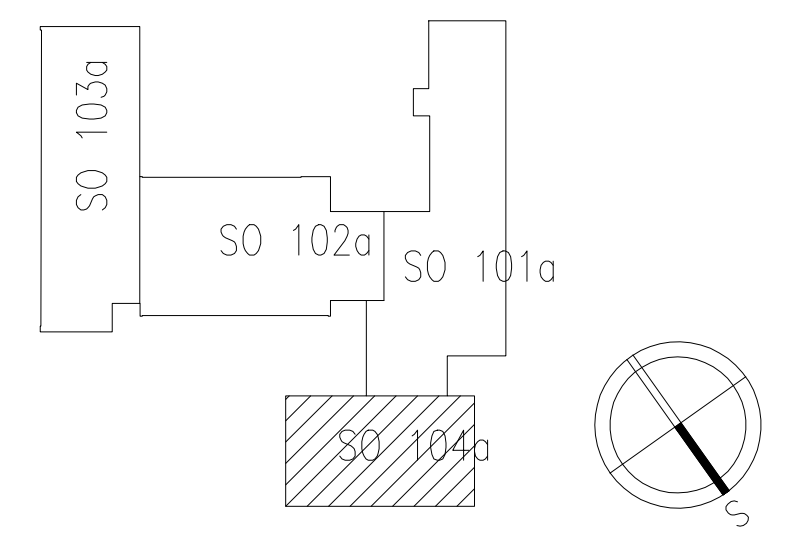

± 0,000 = PODLAHA UČEBNOVÉHO PAVILONU, VÝŠKOVÝ SYSTÉM MÍSTNÍ

NAVRHOVAL ING. DOUPOVEC	VYPRACOVAL ING. STANISLAV DOUPOVEC	KONTROLOVAL	Ing. Stanislav Doupovec PROJEKTANT ELEKTRO C. autorizace: 1301739 Lazy M/3668, 760 01 Zlm Mob.: +420 602 312 021 E-mail: sdoupe@seznam.cz IČ: 62866711
INVESTOR: Obec Kostelec u Holešova, z.p. 58, 768 43 Kostelec u Holešova			MĚŘÍTKO 1:50
STAVBA: Rekonstrukce VZT kuchyně ZŠ Kostelec u Holešova			POČET A4 8
SO104a Stravovací pavilon TECHNICKÁ PRŮJEDNA STAVEB - SILNOPROUDÁ ELEKTROTECHNIKA			STUPEŇ DPS
OBSAH VÝKRESU: PŮDORYS 1.NP - ELEKTROINSTALACE			DATUM 10/2019
			ZAK.ČÍSLO
			ARCHIVNÍ ČÍSLO
			ČÍS.VÝKR.: EL02