


1.PP - STAVEBNÍ ÚPRAVY

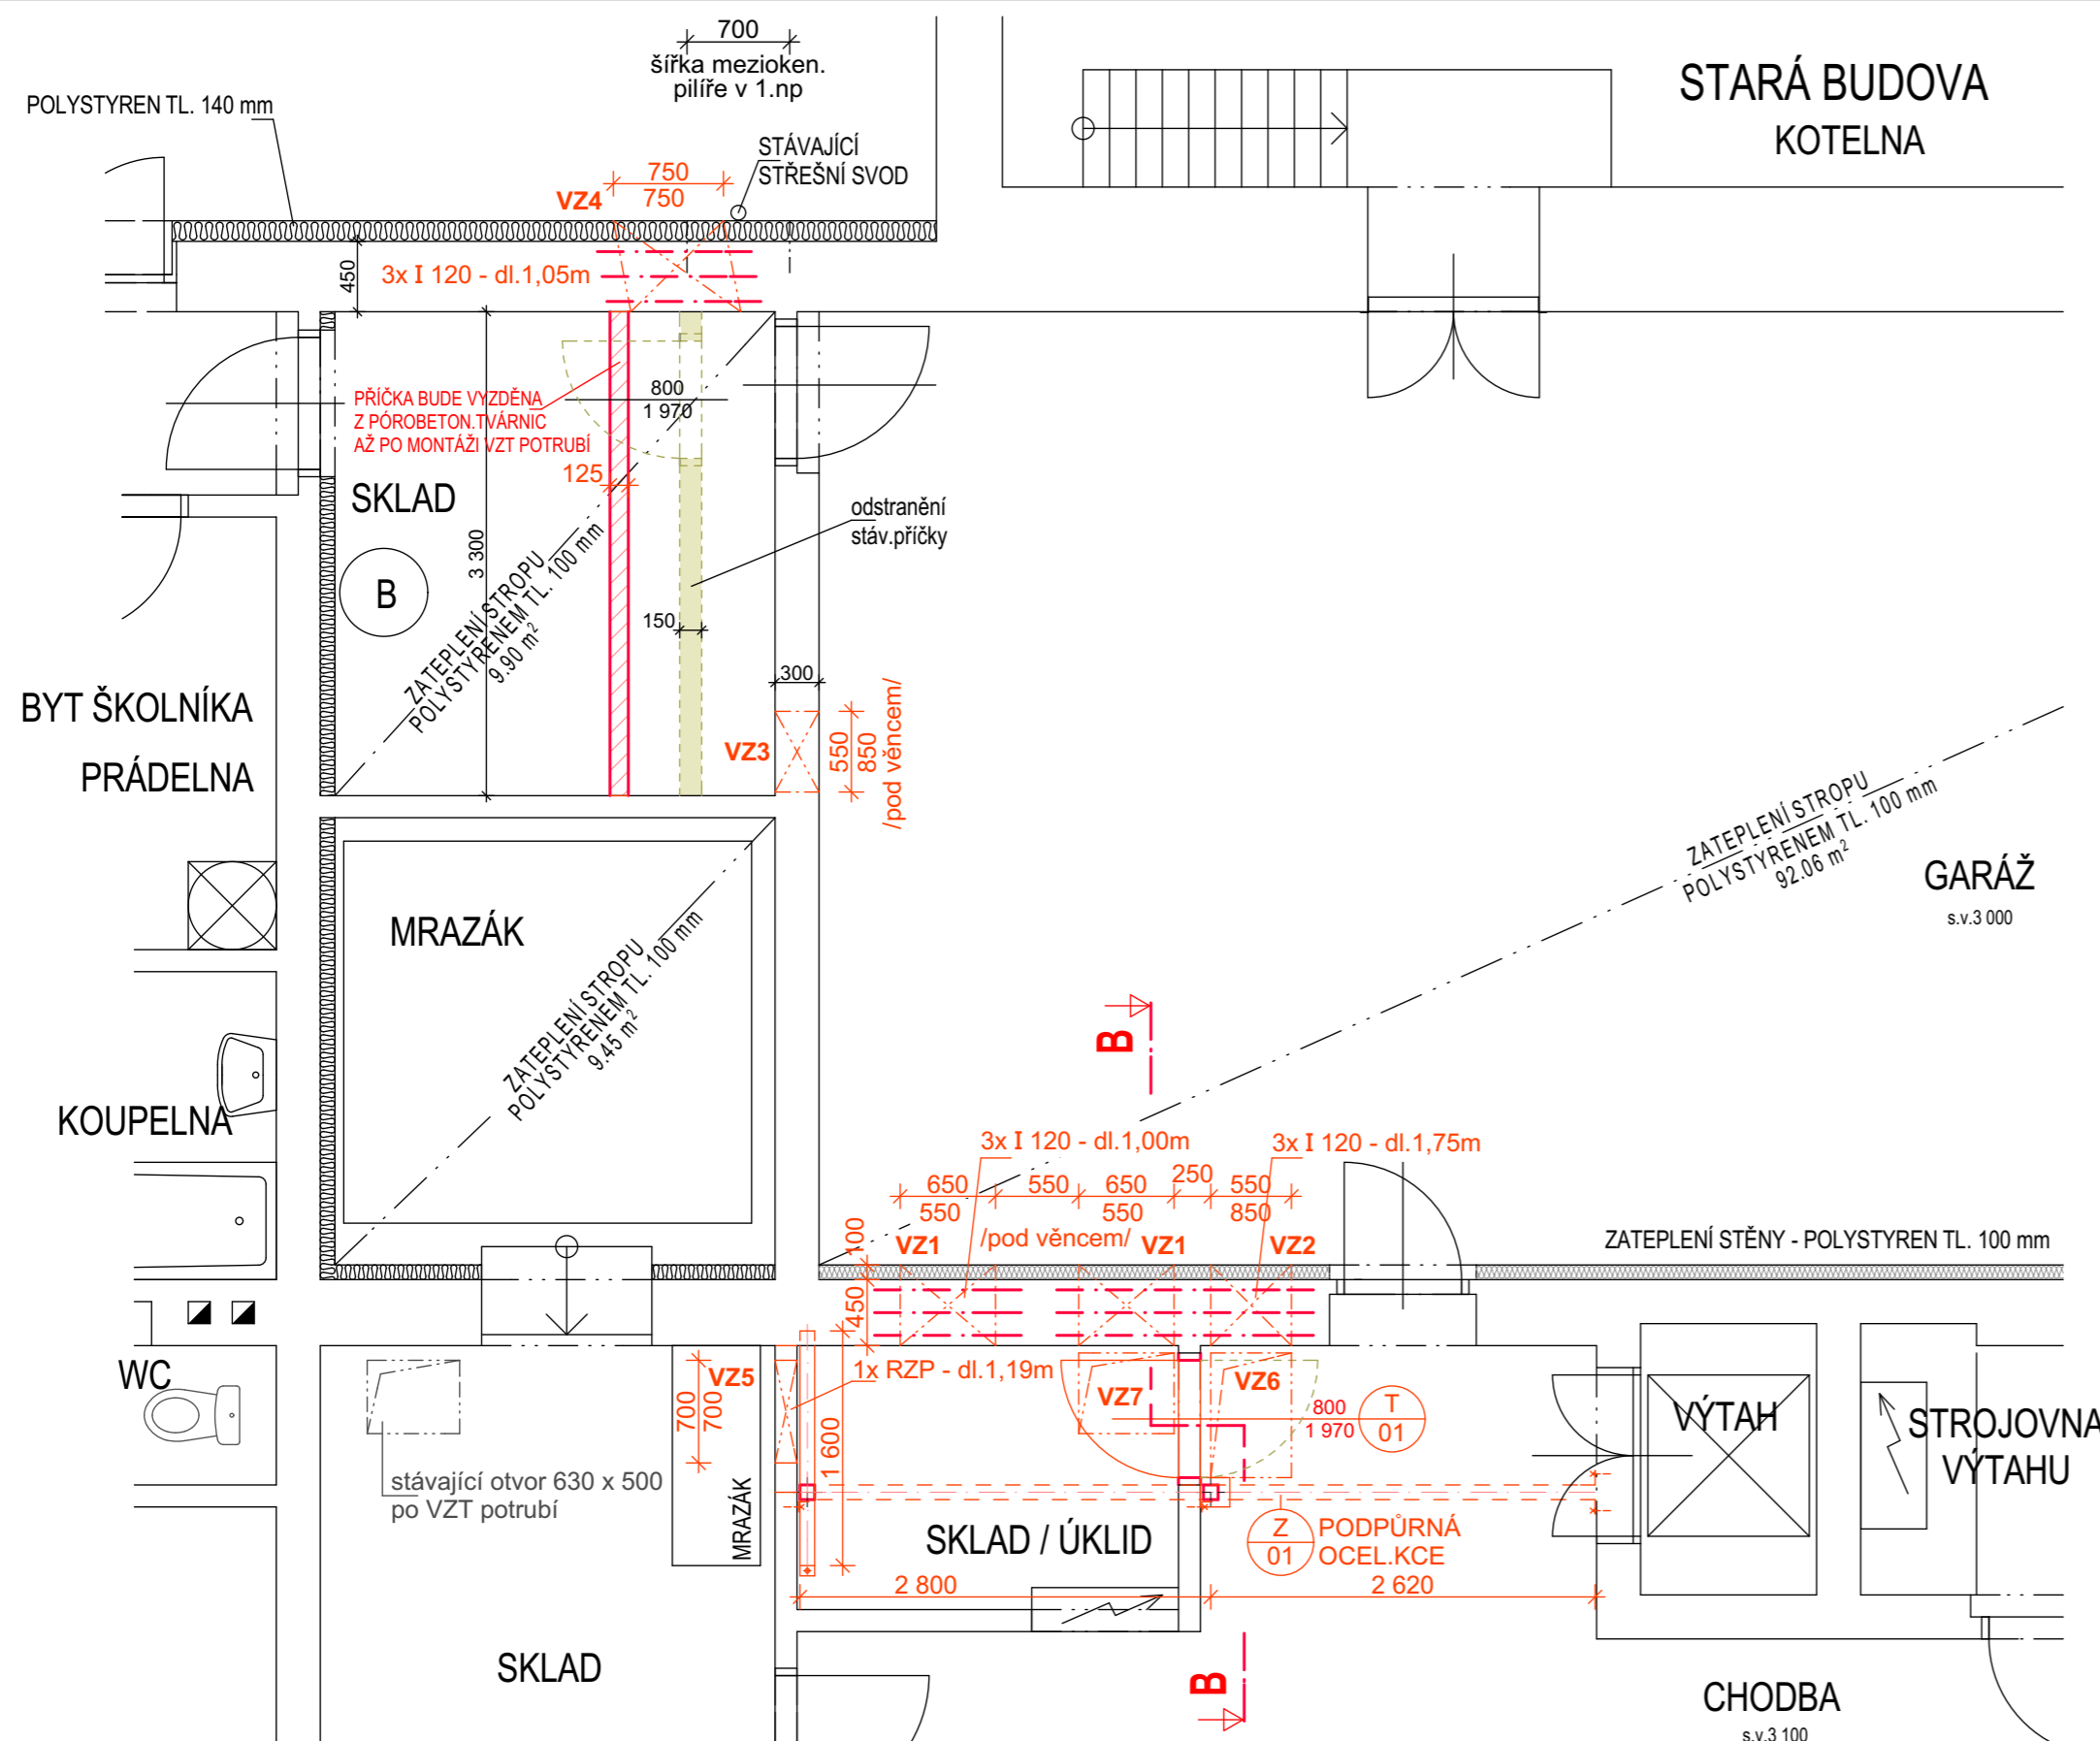


STAVEBNÍ ÚPRAVY - PROSTUPY

PROFESE	OZNAČ.	POPIS	ROZMĚR v MM	VÝŠKOVÉ UMÍSTĚNÍ	POČET		
					1.pp	1.np	střecha
PRO VZDUCHOTECHNIKU	VZ 1	PROSTUP VNITŘNÍ ZDI se zateplením (cihelné zdivo tl.450mm)	650 x 550	pod stropním věncem	2		
	VZ 2	PROSTUP VNITŘNÍ ZDI se zateplením (cihelné zdivo tl.450mm)	550 x 850	pod stropním věncem	1		
	VZ 3	PROSTUP VNITŘNÍ ZDI (cihelné zdivo tl.300mm)	550 x 850	pod stropním věncem	1		
	VZ 4	PROSTUP VNITŘNÍ ZDI se zateplením (cihelné zdivo tl.450mm)	750 x 750	pod stropním věncem	1		
	VZ 5	PROSTUP PŘÍČKOU (cihelné zdivo tl.150mm)	700 x 700	pod stropním věncem	1		
	VZ 6	PROSTUP STROPEM (panel příp.ŽB deska tl.250mm) a podlahou	550 x 850		1	1	
	VZ 7	PROSTUP STROPEM (panel příp.ŽB deska tl.250mm) a podlahou	650 x 550		1		
	VZ 8	PROSTUP VNITŘNÍ ZDI (cihelné zdivo tl.450mm)	650 x 400	pod stropním věncem		2	
	VZ 9	PROSTUP STŘECHOU (plechové šablony)	550 x 850	pod stropním věncem (par. cca 2,80m)			1

UPOZORNĚNÍ:

STAVEBNÍ ÚPRAVY JE NUTNÉ ŘÁDNĚ ZKOORDINOVAT, KOLIZI OTVORŮ A PROSTUPŮ ŘEŠIT S PROJEKTANTEM
 Prostupy v nosných zdech budou provedeny až po řádném osazení překladů z ocel.profilů.
 Prostupy přes stropní konstrukci budou provedeny až po řádném osazení podpůrné ocelové kce Z-01, Z-02.

schema:

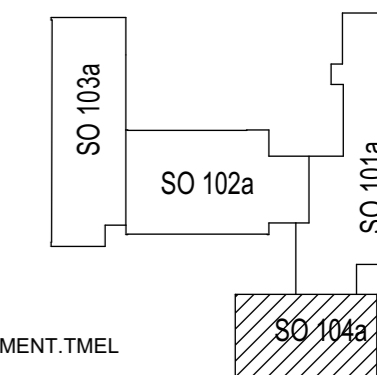

LEGENDA ZNAČENÍ

- NOVĚ VYZDĚNÁ PŘÍČKA Z PÓROBETON.TVÁRNIC NA TENKOVrstvÝ CEMENT.TMEL
- NOVÉ KONSTRUKCE
- BOURANÉ A ODSTRANĚNÉ KONSTRUKCE
- STÁVAJÍCÍ KONSTRUKCE

HL. PROJEKTANT	ZODP.PROJEKTANT	VYPRACOVAL	KONTROLOVAL	UPOSS	ST
ING. KAREL PERŮTKA	ROBERT KOLAŘÍK	ROBERT KOLAŘÍK	ING. KAREL PERŮTKA		
OBEC: KOSTELEČ U HOLEŠOVA				spol. s r. o.	
INVESTOR: OBEC KOSTELEČ U HOLEŠOVA, Č.P. 58, 768 43 KOSTELEČ U HOLEŠOVA				Uherskobrodská 962, LUHAČOVICE 76326 Tel: 577 131 126 Fax: 577 131 127	
REKONSTRUKCE ŠKOLNÍ KOTELNY A VZDUCHOTECHNIKA ŠKOLNÍ KUCHYNĚ ZŠ V KOSTELCI U HOLEŠOVA VZDUCHOTECHNIKA				Z.Č.: 3365 - 001 - 03	
				DATUM: 10 / 2019	
				POČET FORM.: 3 A4	
				STUPEŇ: JP	
VZDUCHOTECHNIKA				KÓD: 3365-001-03	
Půdorys 1.PP - stavební úpravy				MĚŘÍTKO: 1: 50	
				Č.VÝKRESU: ST-101	