






ŘEZ B-B STAVEBNÍ ÚPRAVY

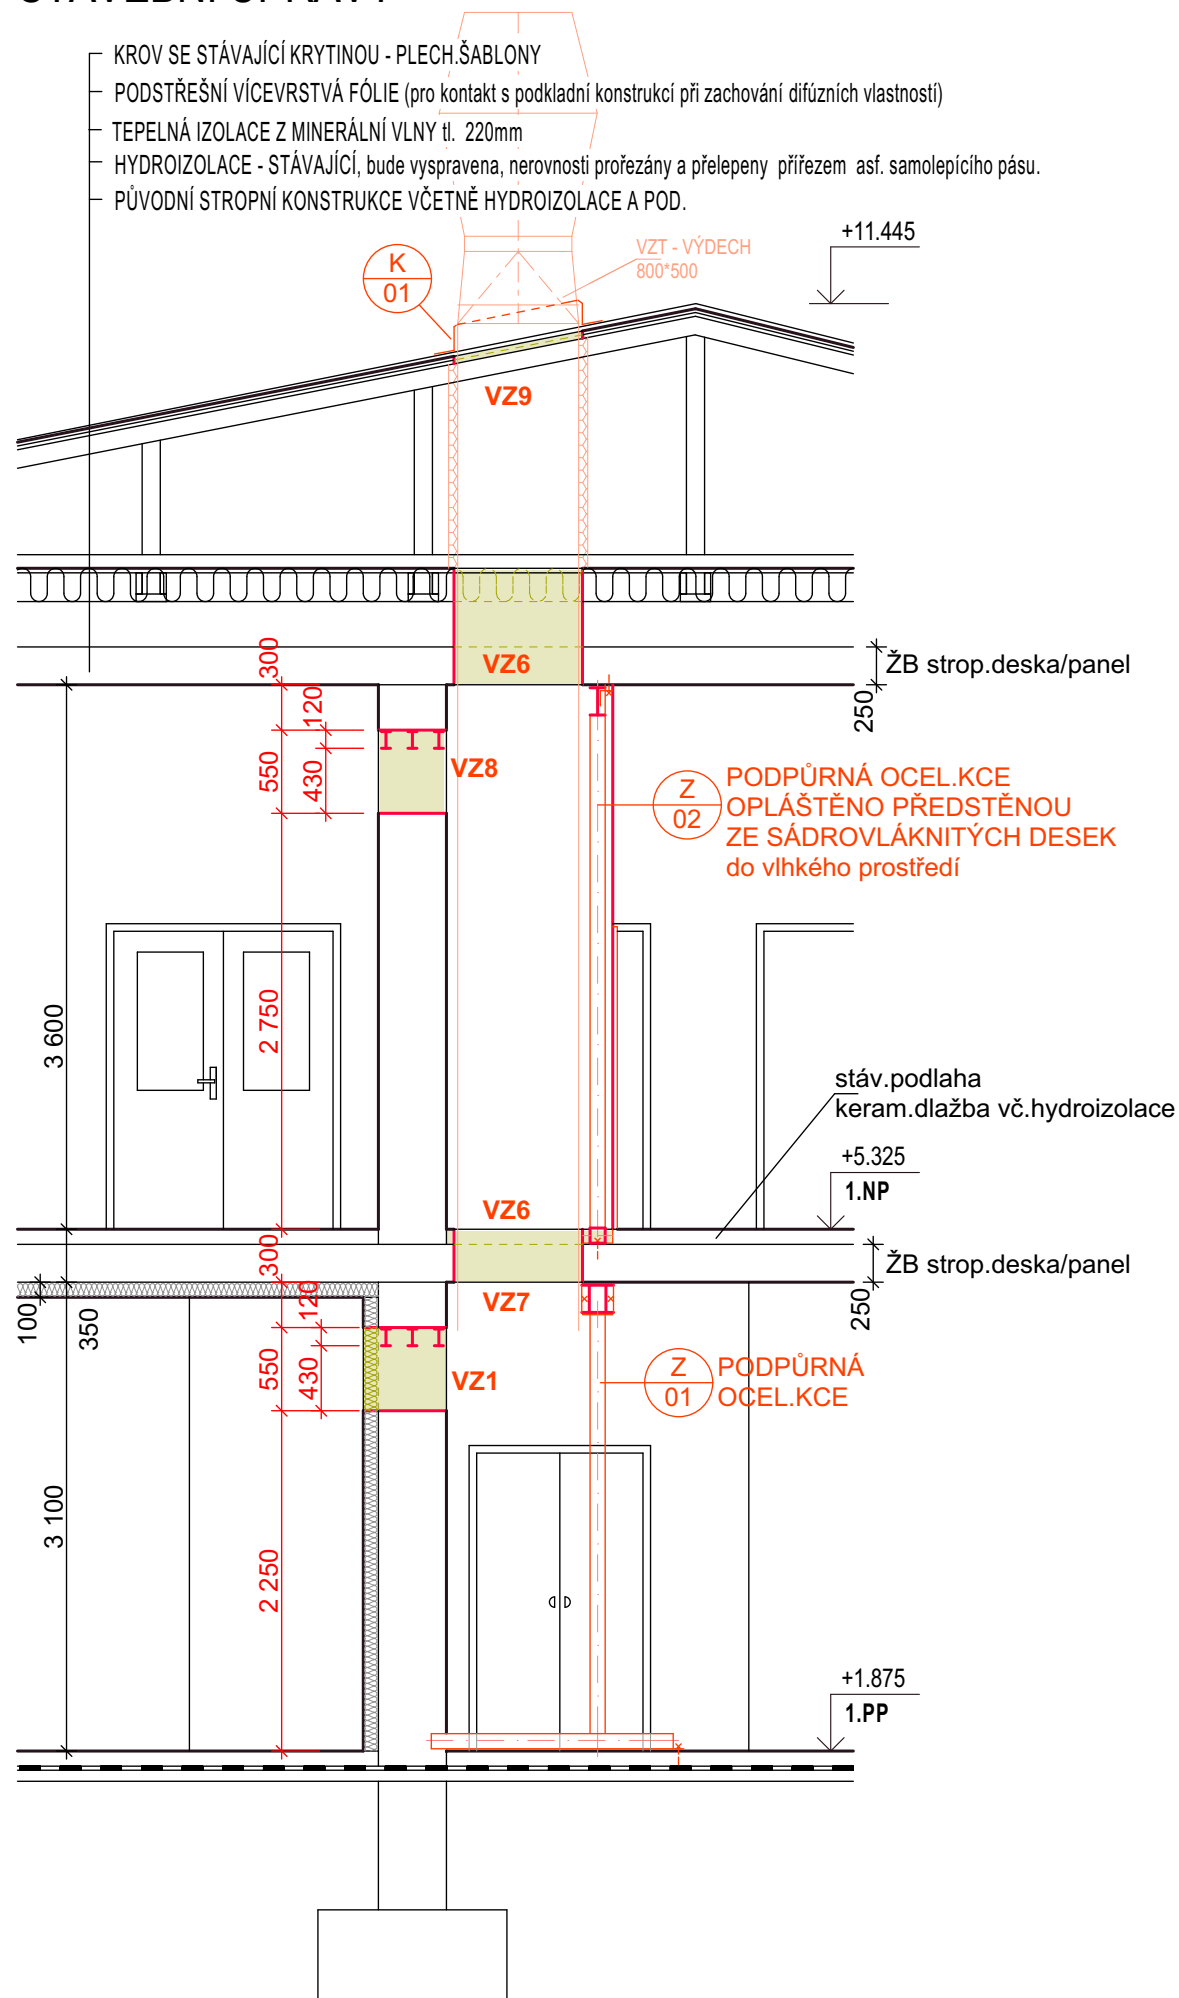

LEGENDA ZNAČENÍ

-  NOVĚ VYZDĚNÁ PŘÍČKA Z PÓROBETON.TVÁRNIC NA TENKOVrstvÝ CEMENT.TMEL
-  NOVĚ KONSTRUKCE
-  BOURANÉ A ODSTRANĚNÉ KONSTRUKCE
-  STÁVAJÍCÍ KONSTRUKCE

HL. PROJEKTANT	ZODP.PROJEKTANT	VYPRACOVAL	KONTROLOVAL	UPOSS spol. s r. o.	ST
ING. KAREL PERŮTKA	ROBERT KOLAŘÍK	ROBERT KOLAŘÍK	ING. KAREL PERŮTKA		
OBEČ: KOSTELEČ U HOLEŠOVA				Uherskobrodská 962, LUHAČOVICE 76326 Tel: 577 131 126 Fax: 577 131 127	
INVESTOR: OBEČ KOSTELEČ U HOLEŠOVA, Č.P. 58, 768 43 KOSTELEČ U HOLEŠOVA				Z.Č.: 3365 - 001 - 03	
REKONSTRUKCE ŠKOLNÍ KOTELNY A VZDUCHOTECHNIKA ŠKOLNÍ KUCHYNĚ ZŠ V KOSTELCI U HOLEŠOVA VZDUCHOTECHNIKA				DATUM	10 / 2019
				POČET FORM.	2 A4
				STUPEŇ	JP
				KÓD:	3365-001-03
Řez B-B - stavební úpravy				MĚŘÍTKO 1: 50	Č.VÝKRESU ST-103