

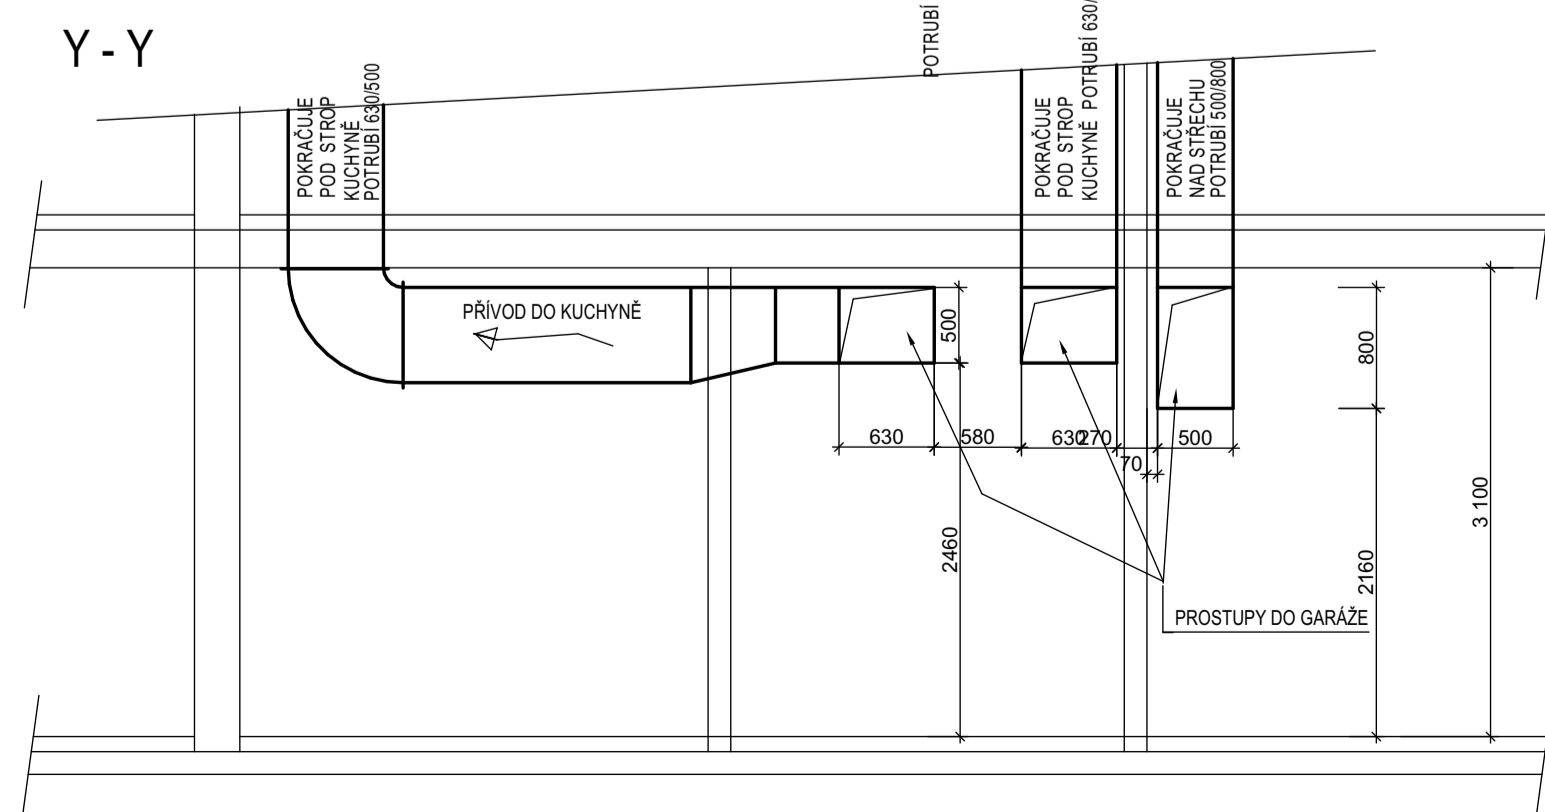
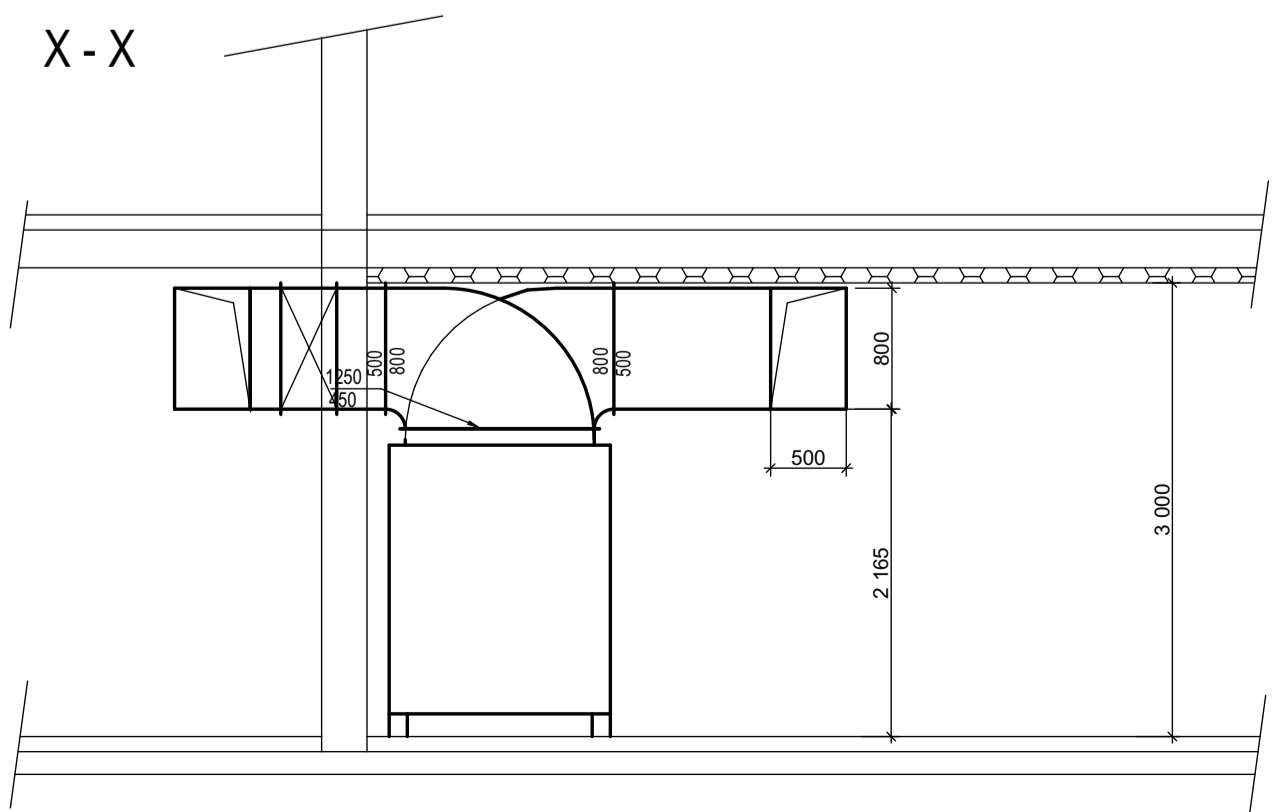
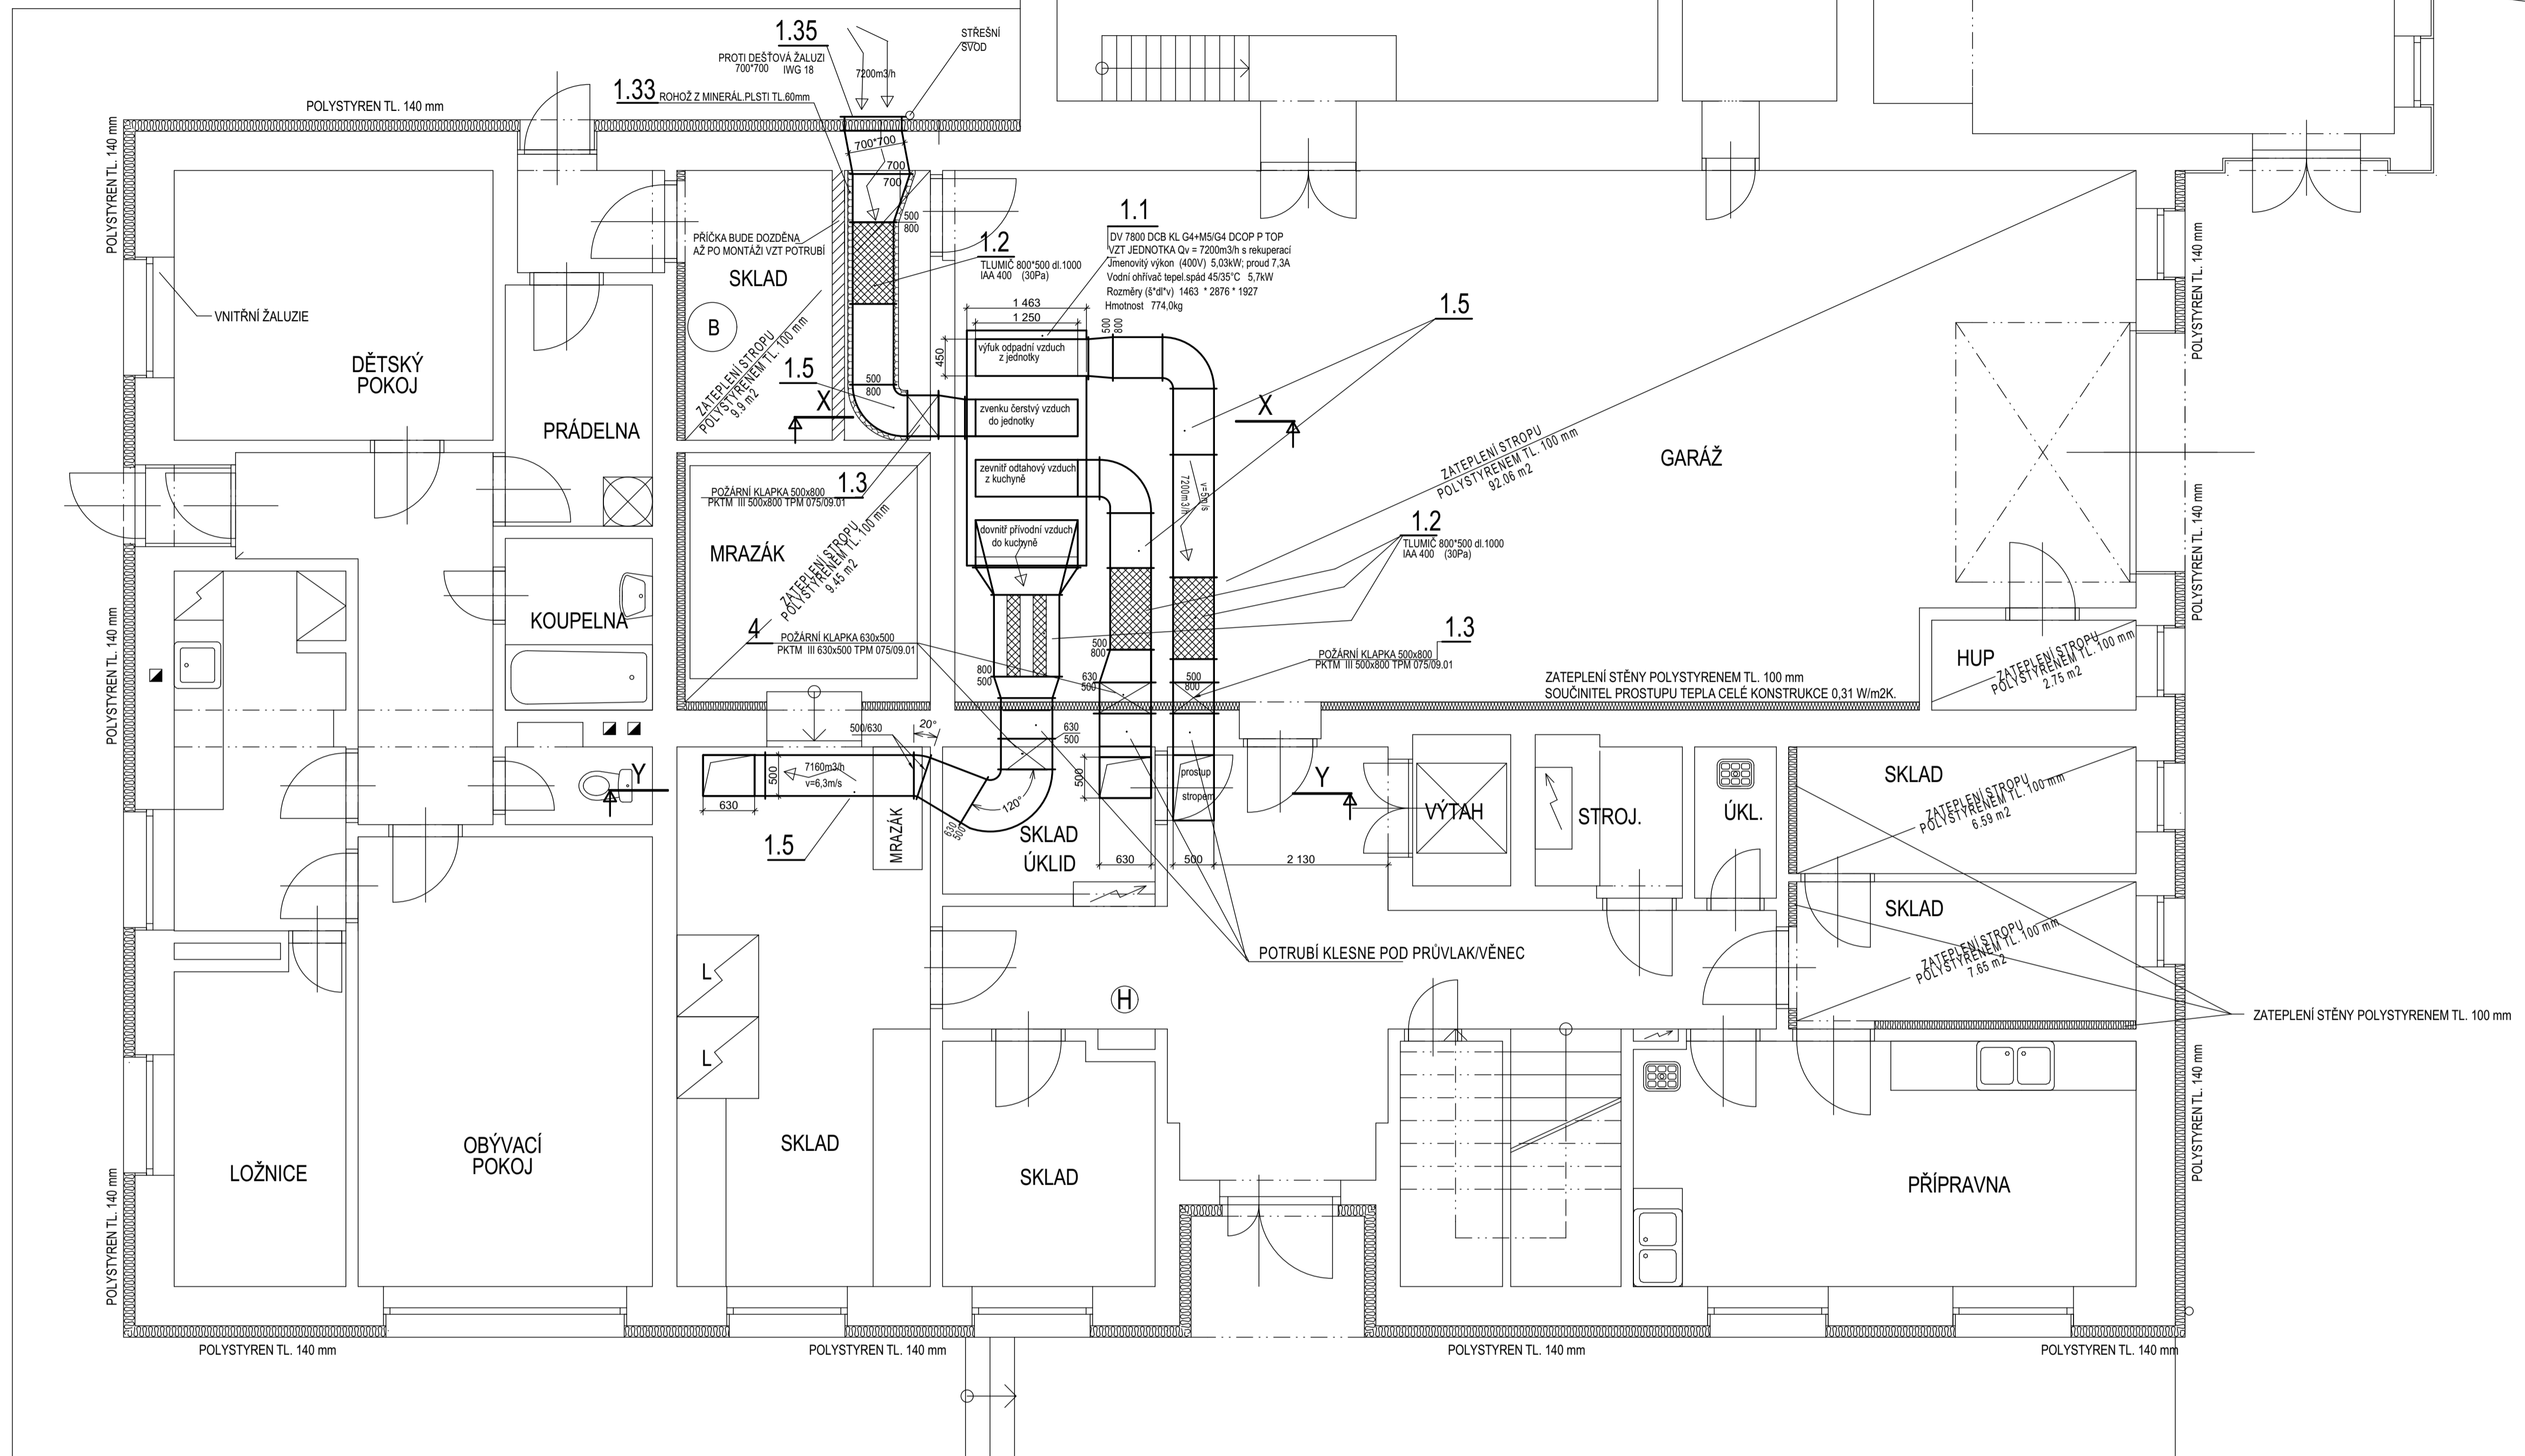


SO 101 - STARÁ BUDOVA
KOTELNA

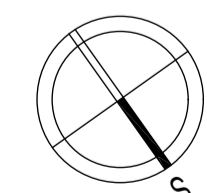

schema:

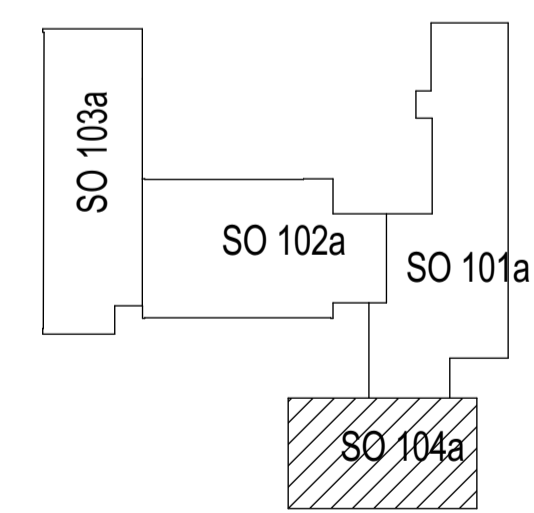

HL. PROJEKTANT	ZODP. PROJEKTANT	VYPRACOVAL	KONTROLOVAL	UPOSS VZ spol. s r. o. Uherskobrodská 962, LUHAČOVICE 76326 Tel: 577 131 126 Fax: 577 131 127
ING. KAREL PERŮTKA	PETR VAŠINA	PETR VAŠINA	ING. KAREL PERŮTKA	
OBEC: KOSTELEČ U HOLEŠOVA				DATUM: 10/2019
INVESTOR: OBEC KOSTELEČ U HOLEŠOVA, Č.P. 58, 768 43 KOSTELEČ U HOLEŠOVA				POČET FORM.: 8 A4
REKONSTRUKCE ŠKOLNÍ KOTELNY A VZDUCHOTECHNIKA ŠKOLNÍ KUCHYŇNĚ ZŠ V KOSTELCI U HOLEŠOVA				STUPEŇ: JP
VZDUCHOTECHNIKA				KÓD: 3365-001-03
VZDUCHOTECHNICKÁ ZAŘÍZENÍ V 1.PP				MĚŘÍTKO: 1:50
				Č. VÝKRESU: VZ-01_R1