


ŘEZ A - A

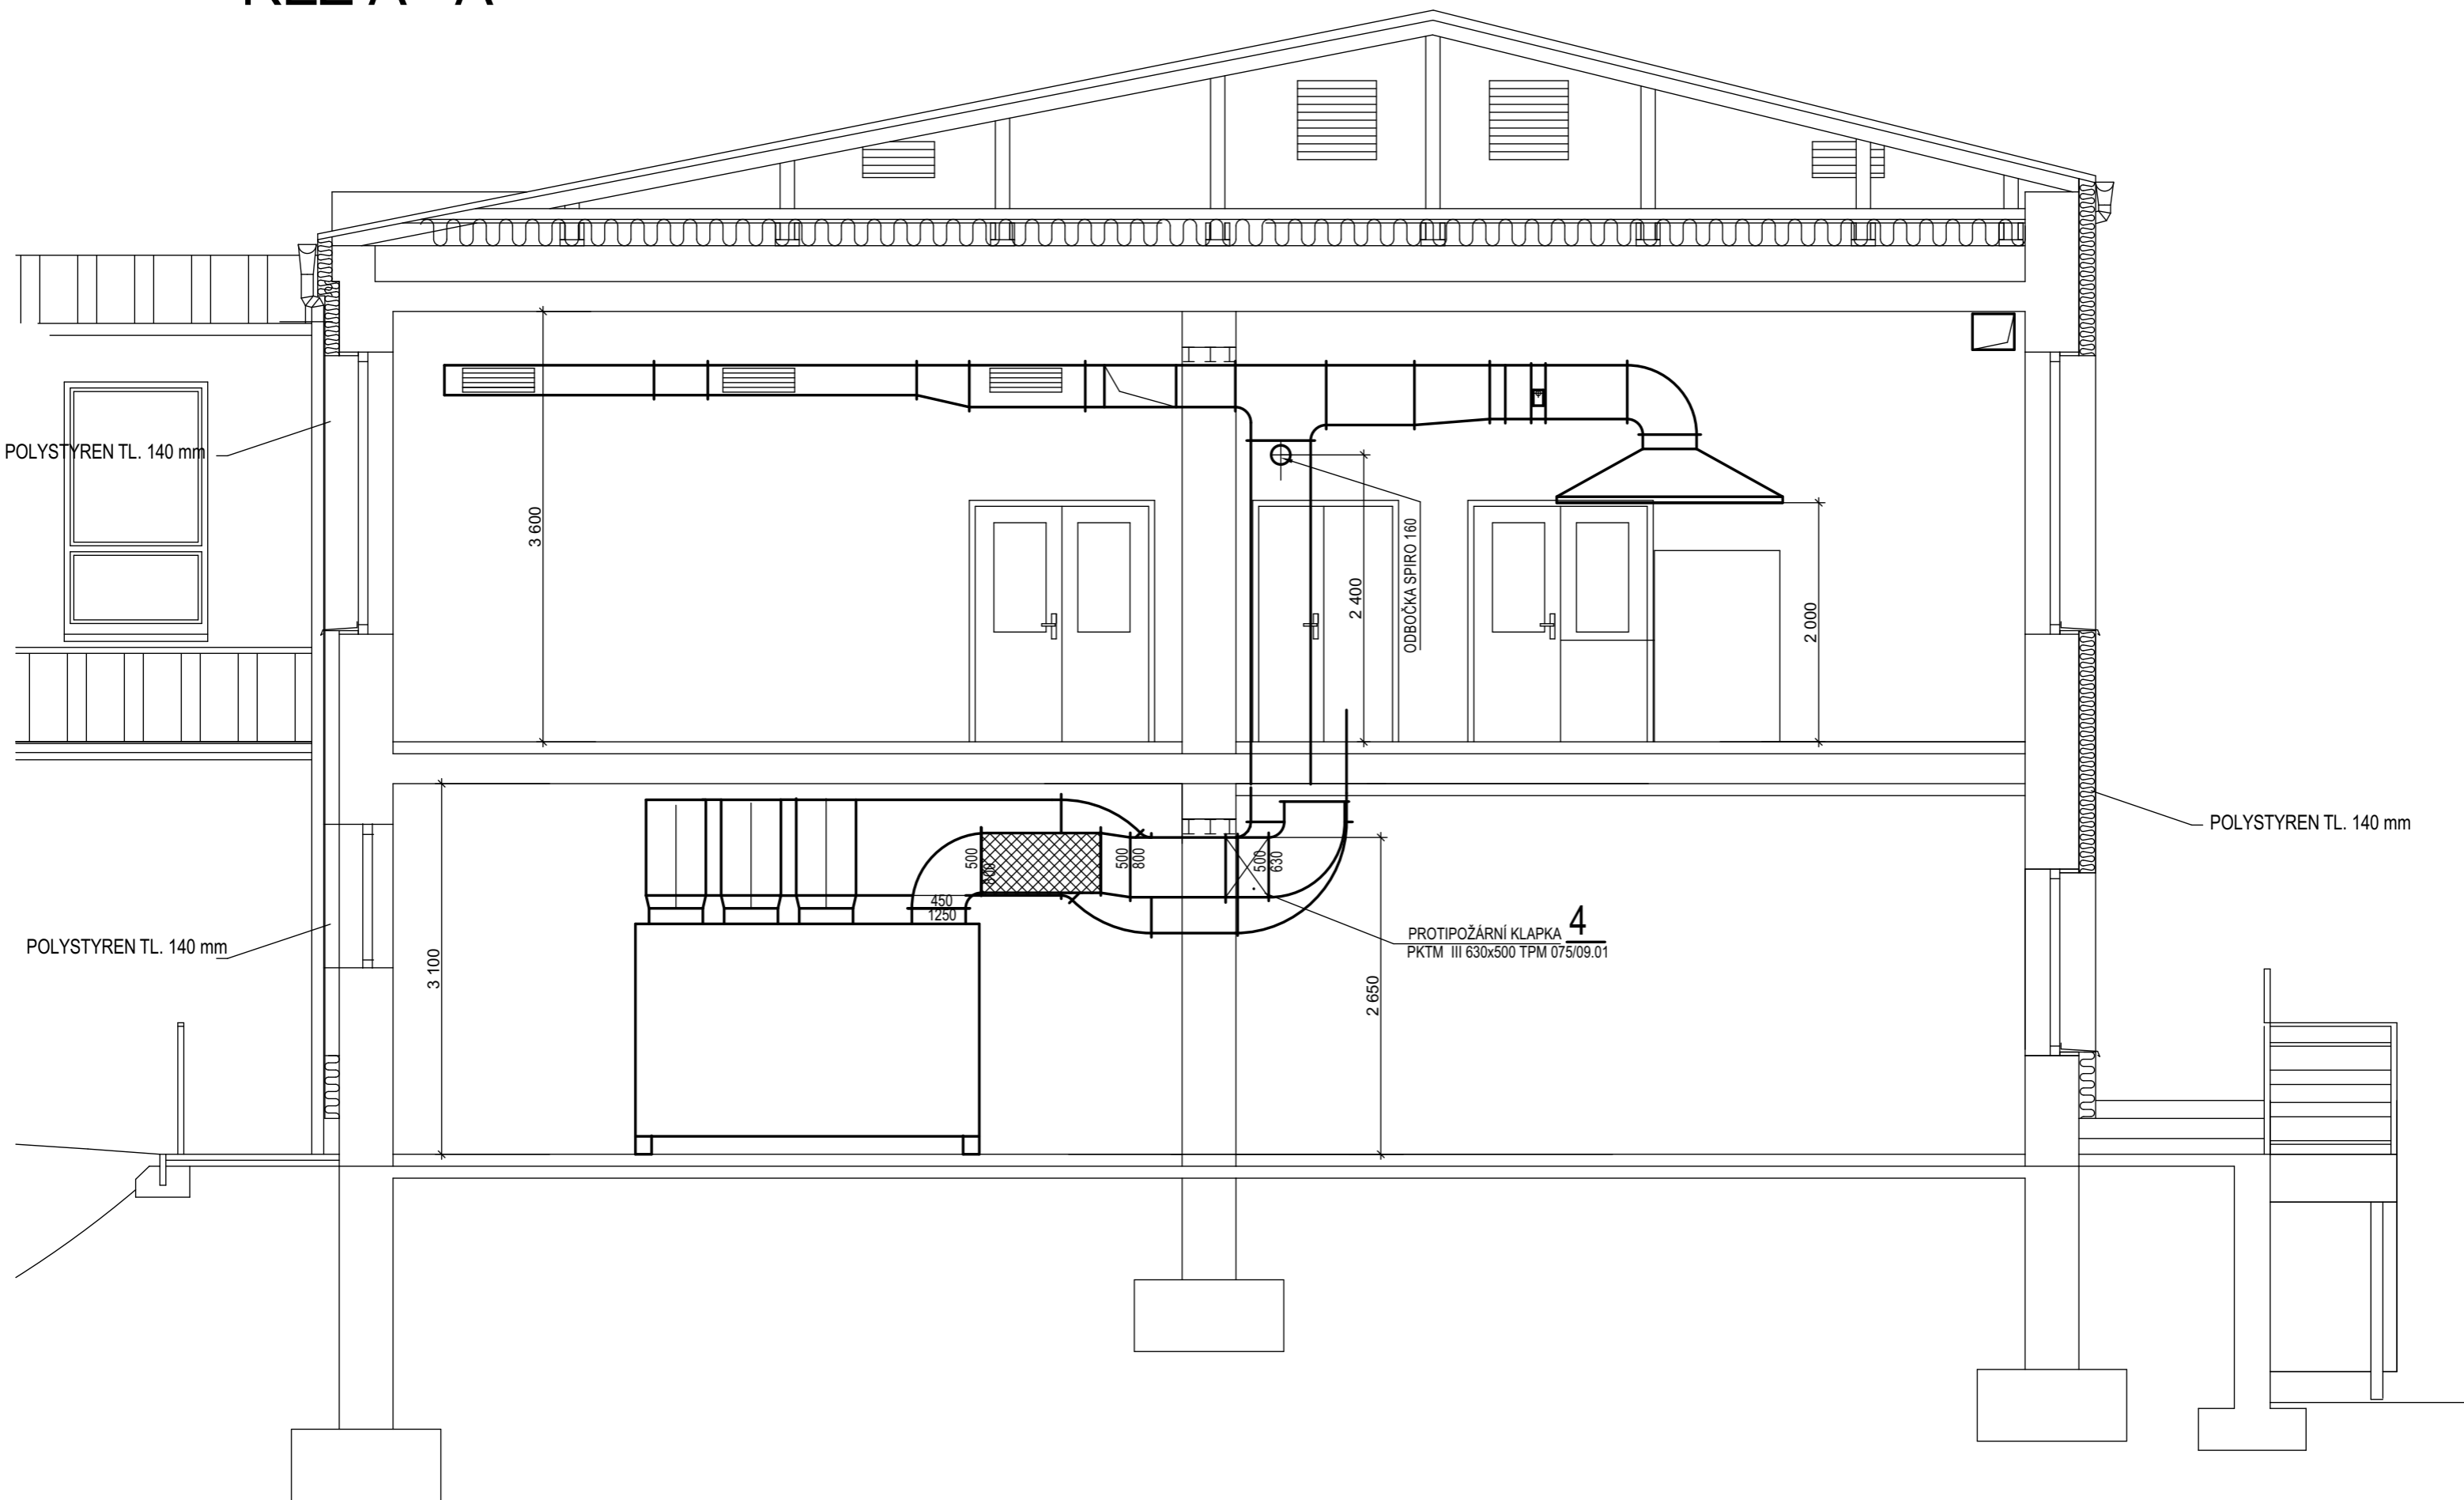

HL. PROJEKTANT ING. KAREL PERŮTKA	ZODP. PROJEKTANT PETR VAŠINA	VYPRACOVAL PETR VAŠINA	KONTROLOVAL ING. KAREL PERŮTKA	UPOSS spol. s r. o. Uherskobrodská 962, LUHAČOVICE 76326 Tel: 577 131 126 Fax: 577 131 127	VZ
OBEC: KOSTELEČ U HOLEŠOVA INVESTOR: OBEC KOSTELEČ U HOLEŠOVA, Č.P. 58, 768 43 KOSTELEČ U HOLEŠOVA					
REKONSTRUKCE ŠKOLNÍ KOTELNY A VZDUCHOTECHNIKA ŠKOLNÍ KUCHYŇE ZŠ V KOSTELCI U HOLEŠOVA VZDUCHOTECHNIKA				Z.Č.: 3365 - 001 - 03	
				DATUM: 10 / 2019	
				POČET FORM.: 4 A4	
				STUPEŇ: JP	
				KÓD: 3365-001-03	
ŘEZ A - A				MĚŘÍTKO: 1: 50	Č. VÝKRESU: VZ-03