


# ŘEZ B - B

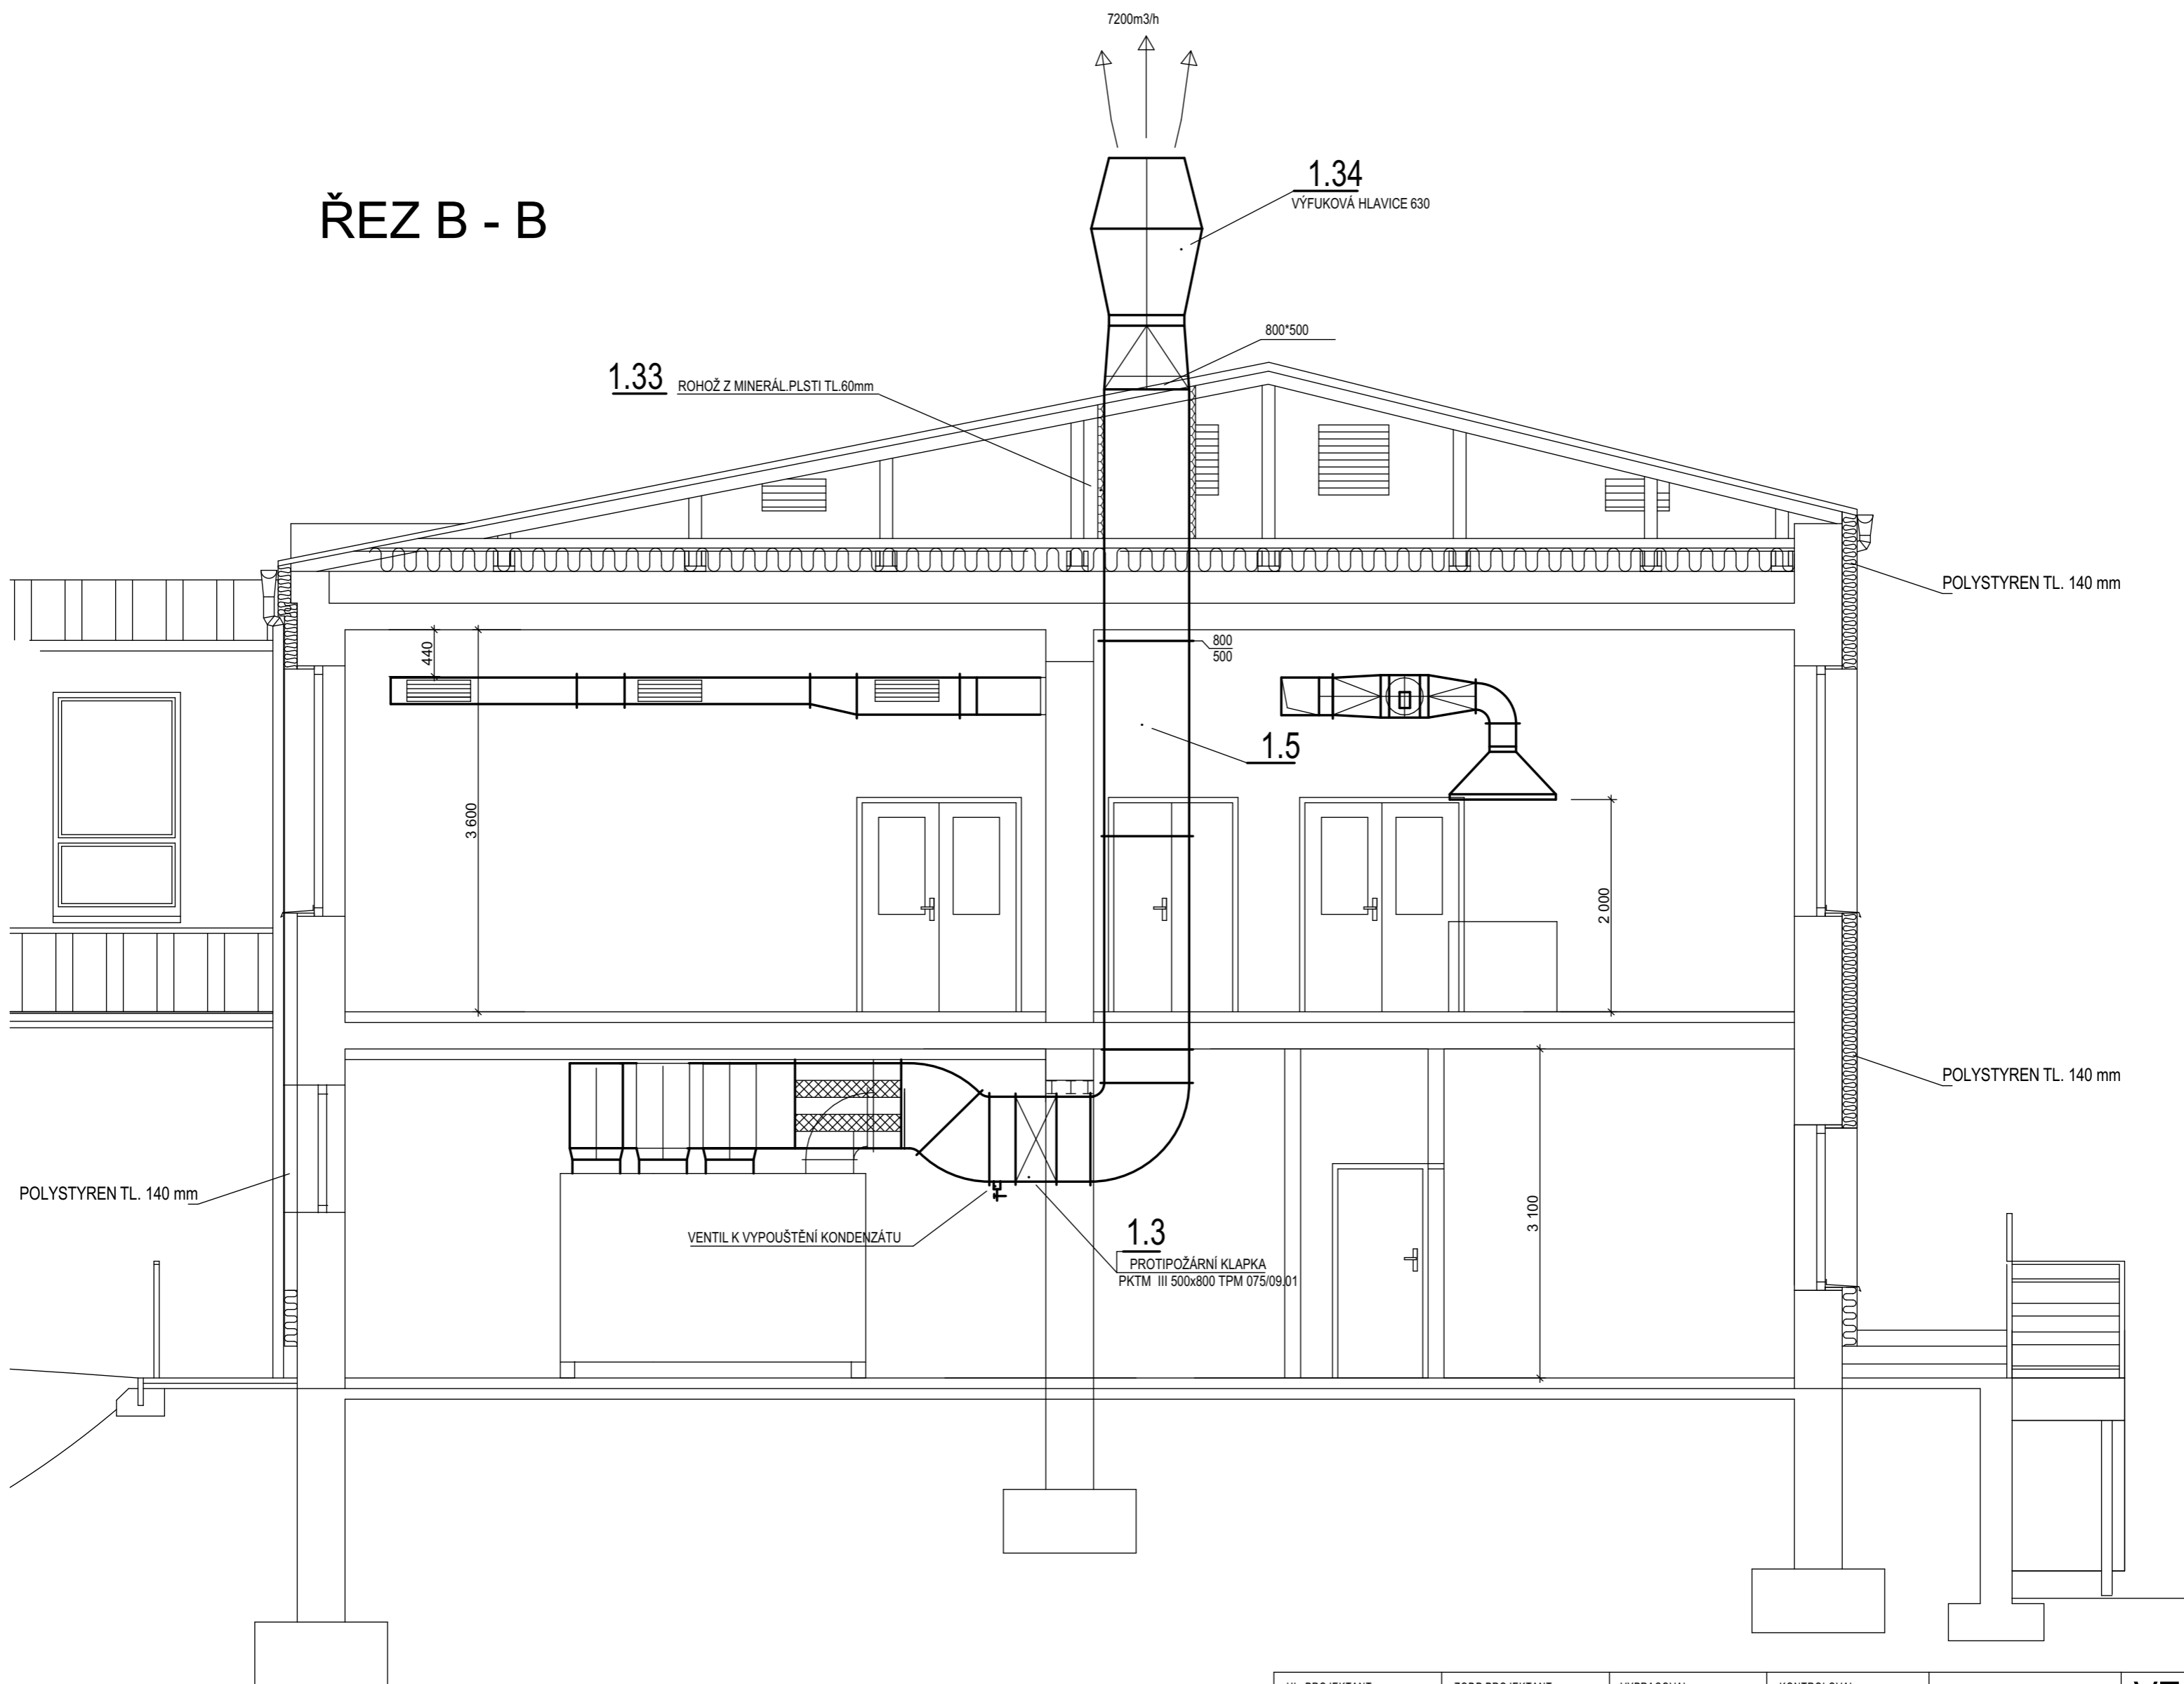

HL. PROJEKTANT ING. KAREL PERŮTKA	ZODP. PROJEKTANT PETR VAŠINA	VYPRACOVAL PETR VAŠINA	KONTROLOVAL ING. KAREL PERŮTKA	<b>UPOSS</b> <b>spol. s r. o.</b> Uherskobrodská 962, LUHAČOVICE 76326 Tel: 577 131 126 Fax: 577 131 127	<b>VZ</b>
OBEC: KOSTELEČ U HOLEŠOVA INVESTOR: OBEC KOSTELEČ U HOLEŠOVA, Č.P. 58, 768 43 KOSTELEČ U HOLEŠOVA					
<b>REKONSTRUKCE ŠKOLNÍ KOTELNY A VZDUCHOTECHNIKA</b> <b>ŠKOLNÍ KUCHYNĚ ZŠ V KOSTELCI U HOLEŠOVA</b> VZDUCHOTECHNIKA				Z.Č.: 3365 - 001 - 03 DATUM: 10 / 2019 POČET FORM.: 4 A4 STUPEŇ: JP KÓD: 3365-001-03	Č. VÝKRESU <b>VZ-04</b>
ŘEZ B - B				MĚŘÍTKO 1: 50	