



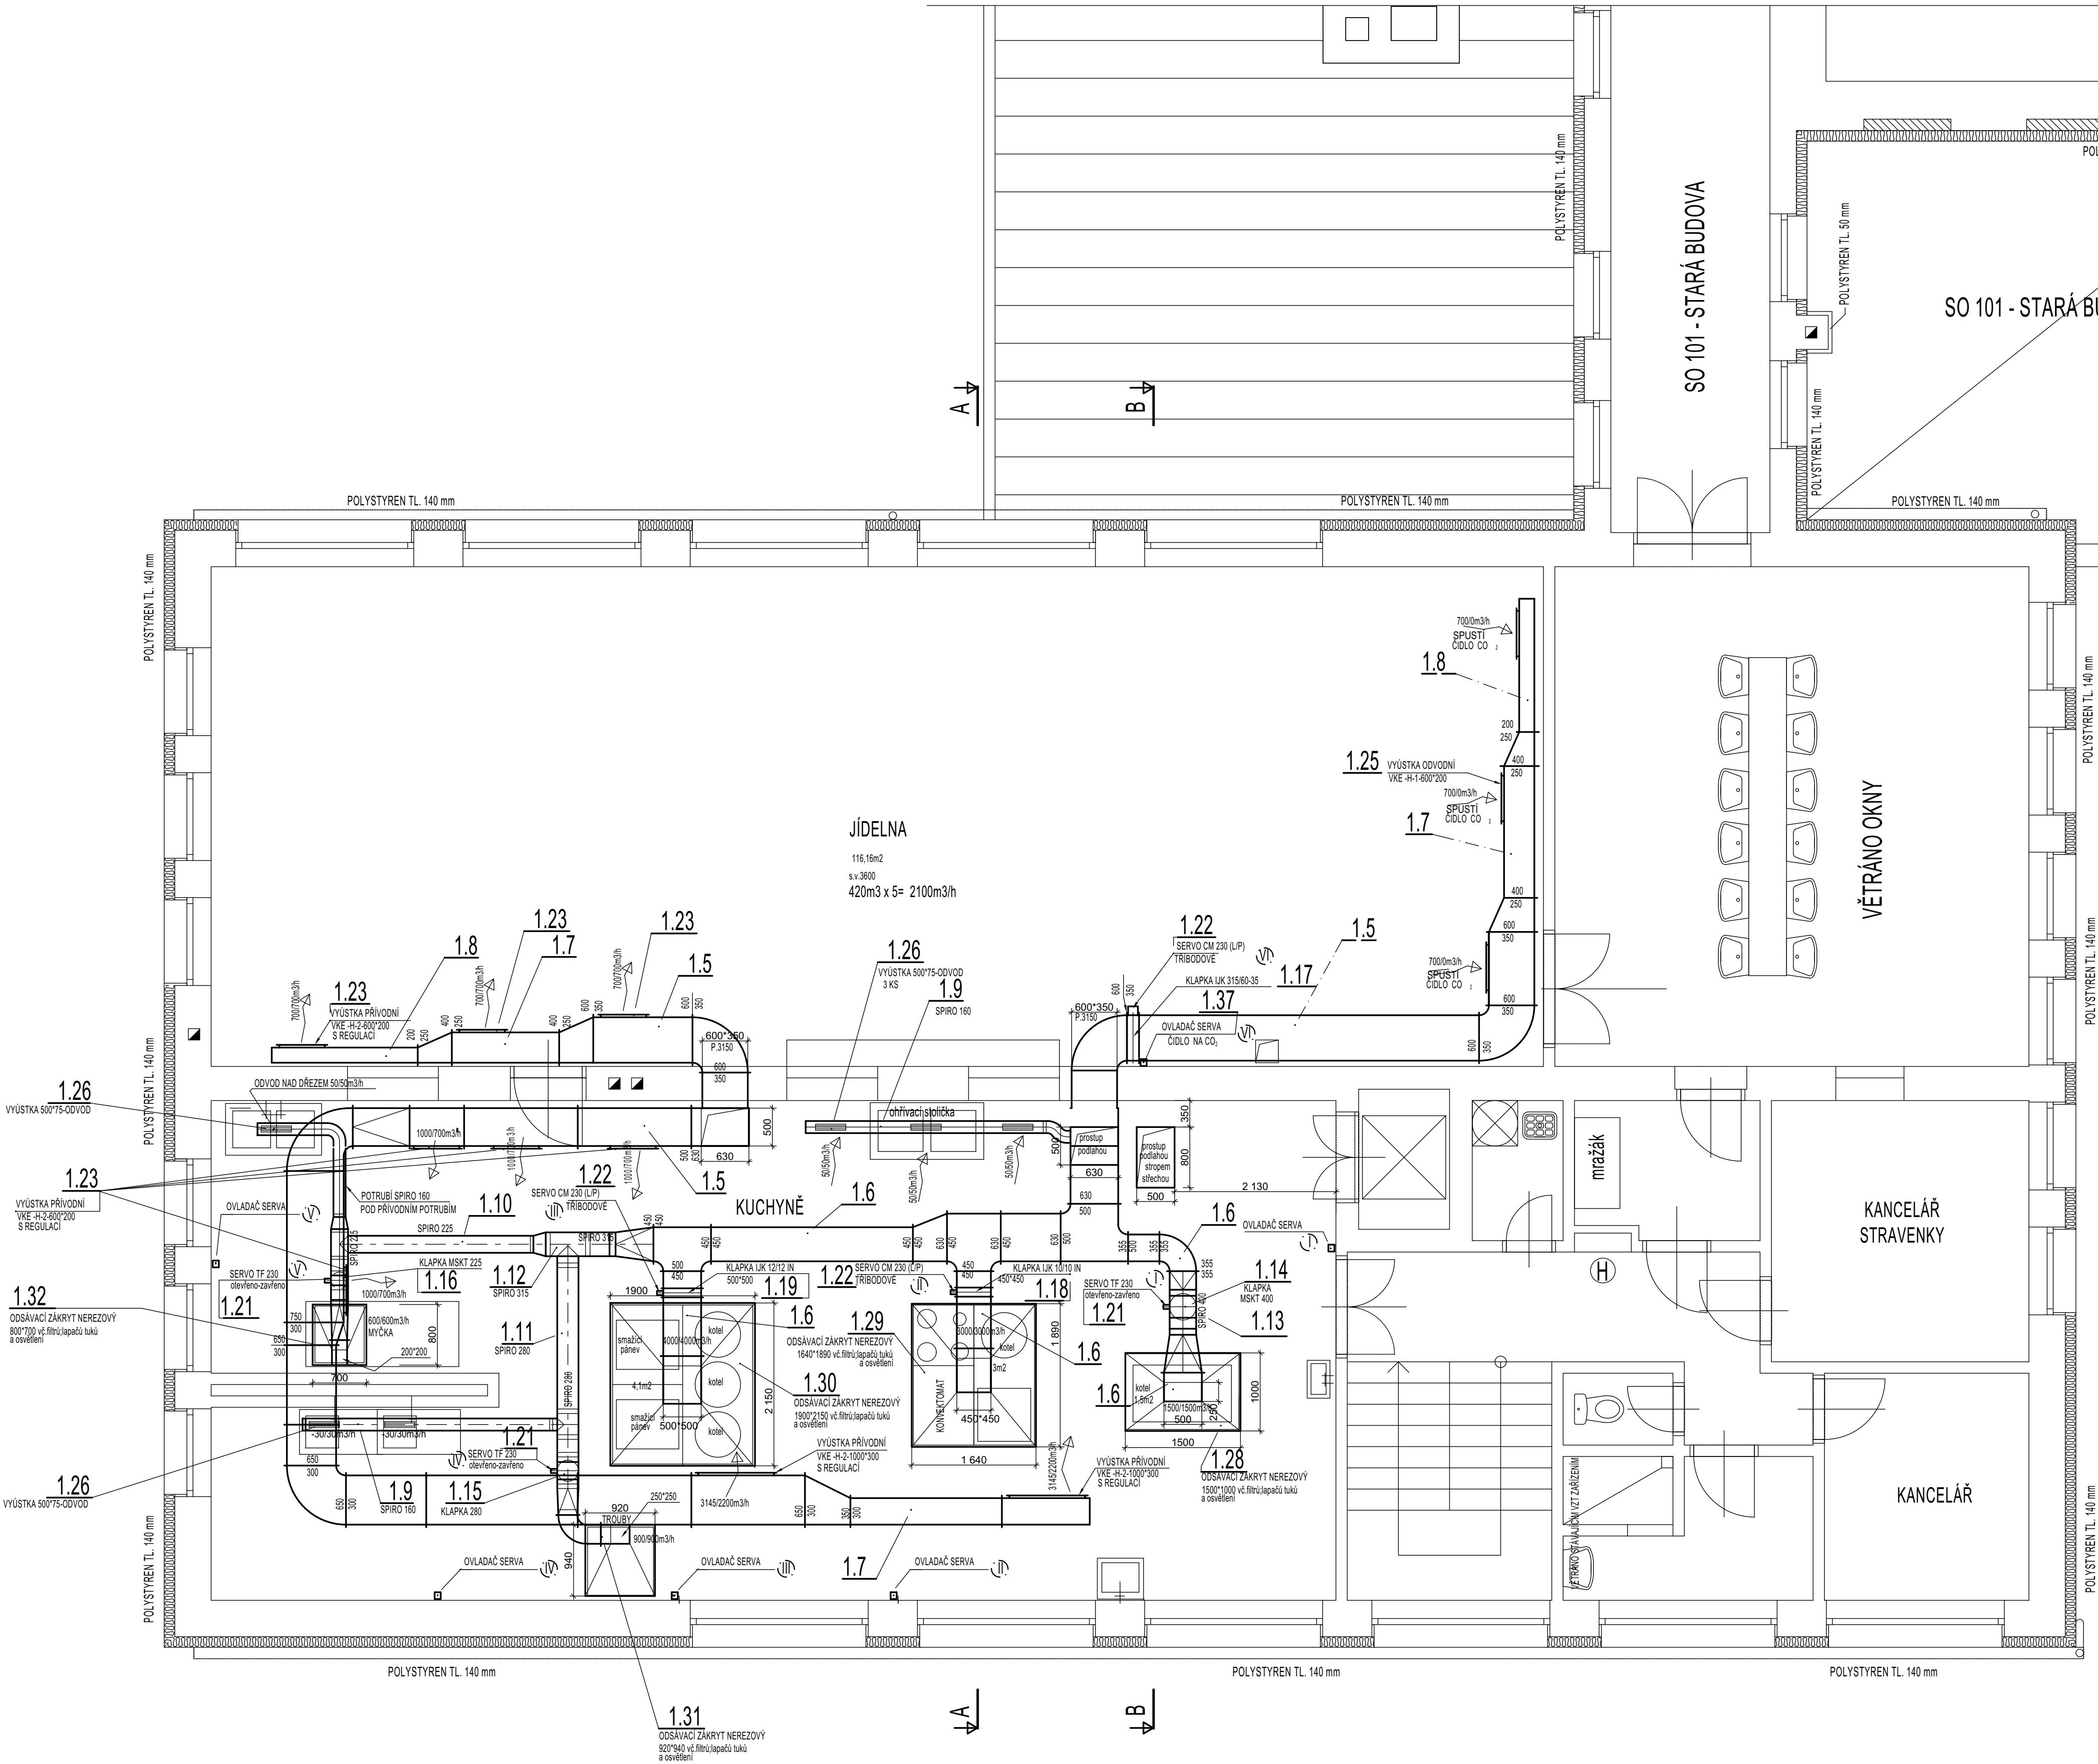


POZNÁMKA:
ODTAH Z KUCHYNĚ CELKEM: 10300m3/hod
PŘÍVOD DO KUCHYNĚ CELKEM:10300m3/hod
PROTOŽE SE NIKDY NEBUDE VAŘIT NA VŠECH
ZAŘÍZENÍCH SOUČASNĚ JE JENDNOTKA DIMENZOVÁNA
NA 70% SOUDOBOST. 10300 x 0,7 = 7210m3/hod
VZDUCHOVÉ ÚDAJE VE ZLOMKU ZNAMENAJÍ 100% / 70% SOUDOBOST

DO PROVOZNÍCH POKYNŮ PRO KUCHYŇ SE DOPORUČUJE
UVÉST, ŽE JE MOŽNÉ ZAPÍNAT SOUČASNĚ JEN OVLADAČE
TO JSOU DVĚ NEJVĚTŠÍ DIGESTOŘE. PODLE NICH BUDE VĚTRÁNÍ NASTAVENO.
OSTATNÍ KOMBINACE ZAPÍNÁNÍ DIGESTOŘÍ JSOU MOŽNÉ LIBOVOLNĚ.

VĚTRÁNÍ JÍDELNY BUDE SPUŠTĚNO ČIDLEM NA KONCENTRACI CO₂
BĚHEM VAŘENÍ NEBUDE VĚTRÁNÍ JÍDELNY V PROVOZU

schema:

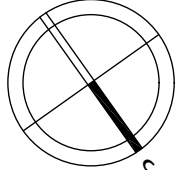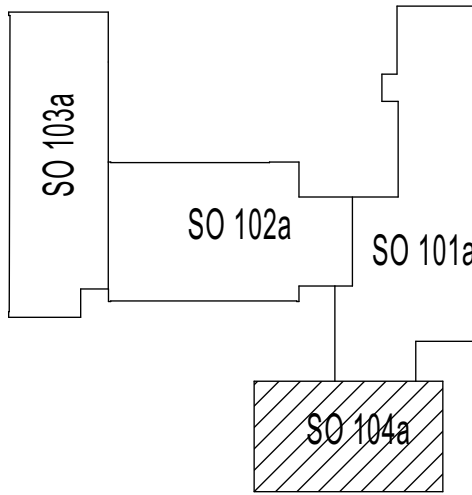

HL. PROJEKTANT	ZODP.PROJEKTANT	VYPRACOVAL	KONTROLOVAL	UPOSS	VZ
ING. KAREL PERUTKA	PETR VAŠINA	PETR VAŠINA	ING. KAREL PERUTKA		
OBEC: KOSTELEČ U HOLEŠOVA				spol. s r. o.	
INVESTOR: OBEC KOSTELEČ U HOLEŠOVA, Č.P. 58, 788 43 KOSTELEČ U HOLEŠOVA				Uherskobrožská 962, LÚHAČOVICE 78328 Tel: 577 131 128 Fax: 577 131 127	
REKONSTRUKCE VZDUCHOTECHNIKY ŠKOLNÍ KUCHYNĚ ZŠ V KOSTELCI U HOLEŠOVA				ZČ.: 3365 - 001 - 03	
				DATUM: 05 / 2021	
				POČET FORM: 8 A4	
				STUPEŇ: DSP	
				KÓD: 3365-001-03	
VZDUCHOTECHNIKA					
VĚTRÁNÍ 1.NP				MĚŘÍTKO 1: 50	Č.VÝKRESU VZ-02/R1